

SCALA: 1:50




SCALA: SEM

Tipo de carga	Potência instalada (kVA)	Fator de demanda (%)	Demanda (kVA)
Iluminação e TUG's (Clubes e semelhantes)	9.68	100.00	9.68
Uso Especifico	3.00	100.00	3.00
		TOTAL	12.68

[illegible]

SCALA: SEM

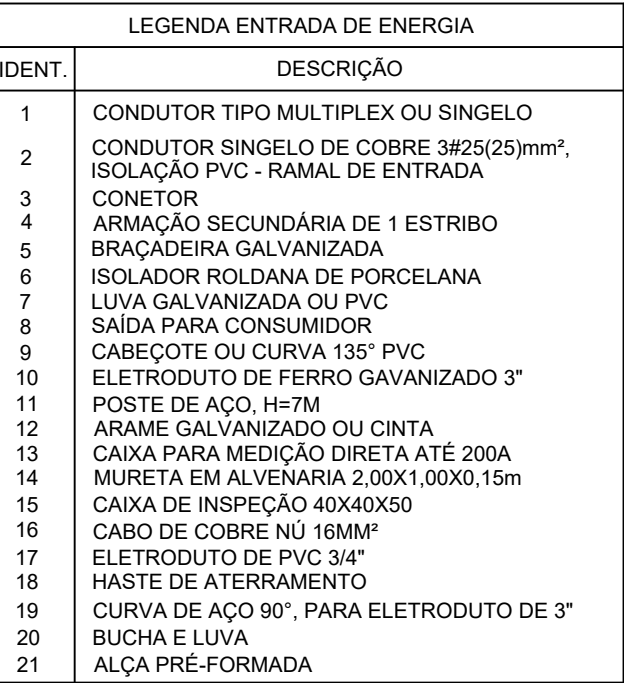

SCALA: SEM



Legenda	
	Condutete de PVC 5 entradas - Modelo T
	Condutete de PVC 4 entradas - Modelo LL
	Interruptor simples 1 teclas a 1,20m do piso
	Luminária p/ lâmpada fluorescente
	Tomada hexagonal (NBR 14136) - 2P+T 10 A a 2,20m do piso
	Caixa de passagem c/ tampa no teto - dimensões em projeto
	1 tecla simples & 1 tomada - 1,10m do piso
	Luminária p/ lâmp. floor. tubular tipo arandela
	Tomada hexagonal (NBR 14136) - 2P+T 10 A a 1,10m do piso
	Tomada hexagonal (NBR 14136) - 2P+T 20 A a 2,20m do piso
	Cigarra - 2,20m do piso
	Pulsador de campainha 1 tecla
Quadros e Caixas	
	Quadro de distribuição - embutir a 1,50m do piso
	Quadro de medição - ENERGISA
	Padrão de Entrada ENERGISA - Categoria "T1"
	Mureta em alvenaria - 2,00 x 1,50 x 0,15m
	Caixa de passagem de alvenaria c/ tpa 5cm no piso (dimensões em planta)
Eletrodutos	
	Eletroduto de PVC rígido, (dimensões em planta)
	Eletroduto de PVC flexível, (dimensões em planta)
	Eletroduto de PEAD, (dimensões em planta)
	Indicação Neutro, Fase, Retorno, Proteção e Retorno Campainha
Notas	
1- A distribuição dos circuitos terminais será feita utilizando eletroduto de pvc rígido. 2- Eletroduto quando não cotado será de Ø3/ 4". 3- Fiação quando não cotada será de 2,5mm². 4- Eletroduto no solo ou piso será o tipo PEAD.	

CARIMBO DO CAU / CREA:

SITE: www.amm.org.br
E-MAIL: centraldeprojetosamm@gmail.com

CARIMBO DA PREFEITURA:

ASSOCIAÇÃO MATO-GROSSENSE DOS MUNICÍPIOS

COORDENAÇÃO TÉCNICA E DE PROJETOS

ADM. NEURILAN FRAGA

TIPO DE OBRA:	INSTITUCIONAL	MODALIDADE:	CONSTRUÇÃO
OBJETO:	CONSTRUÇÃO DE CENTRO DE MULTIPLO USO NA VILA ATLÂNTICA		
CONCEDENTE/ CNPJ:	PREFEITURA MUNICIPAL DE NOVA SANTA HELENA CNPJ: 04.214.704/0001-18		
ENDEREÇO:	RUA JAPUARÁ ESQUINA COM RUA S-4, S/N, QUADRA 06, LOTE 01 - NOVA SANTA HELENA - MT		
AUTOR DO PROJETO:	FÁBIO LOPES DE ARAÚJO ENGENHEIRO ELETRICISTA CREA: 1200573099		
RESPONSÁVEL TÉCNICO P/ OBRA:			

PROJETO ELÉTRICO DE SPDA

ASSUNTO:

PROJETO ELÉTRICO, QUADROS DE CARGAS E DEMANDA, DIAGRAMAS UNIFILARES, DETALHES E LEGENDA

DATA DE ENTREGA:	COORDENADAS GEGRÁFICAS:	QUADRO DE ÁREAS
22/02/2022	CONFORME PROJETO ARQUITETÔNICO	
REVISÃO:	ÍNDICES URBANÍSTICOS	CONFORME PROJETO ARQUITETÔNICO
	CONFORME PROJETO ARQUITETÔNICO	
ESCALA: INDICADA		
ART:	DESENHO:	
0000000000000-00	FABÍOLA BORGES RODRIGUES DA SILVA	

SPDA

FOLHA Nº

01

01

FOLHA Nº
01
01